


HPPE φ100 L=127.0m
 下水同時埋設 L=115.0m 単独 L=12.0m

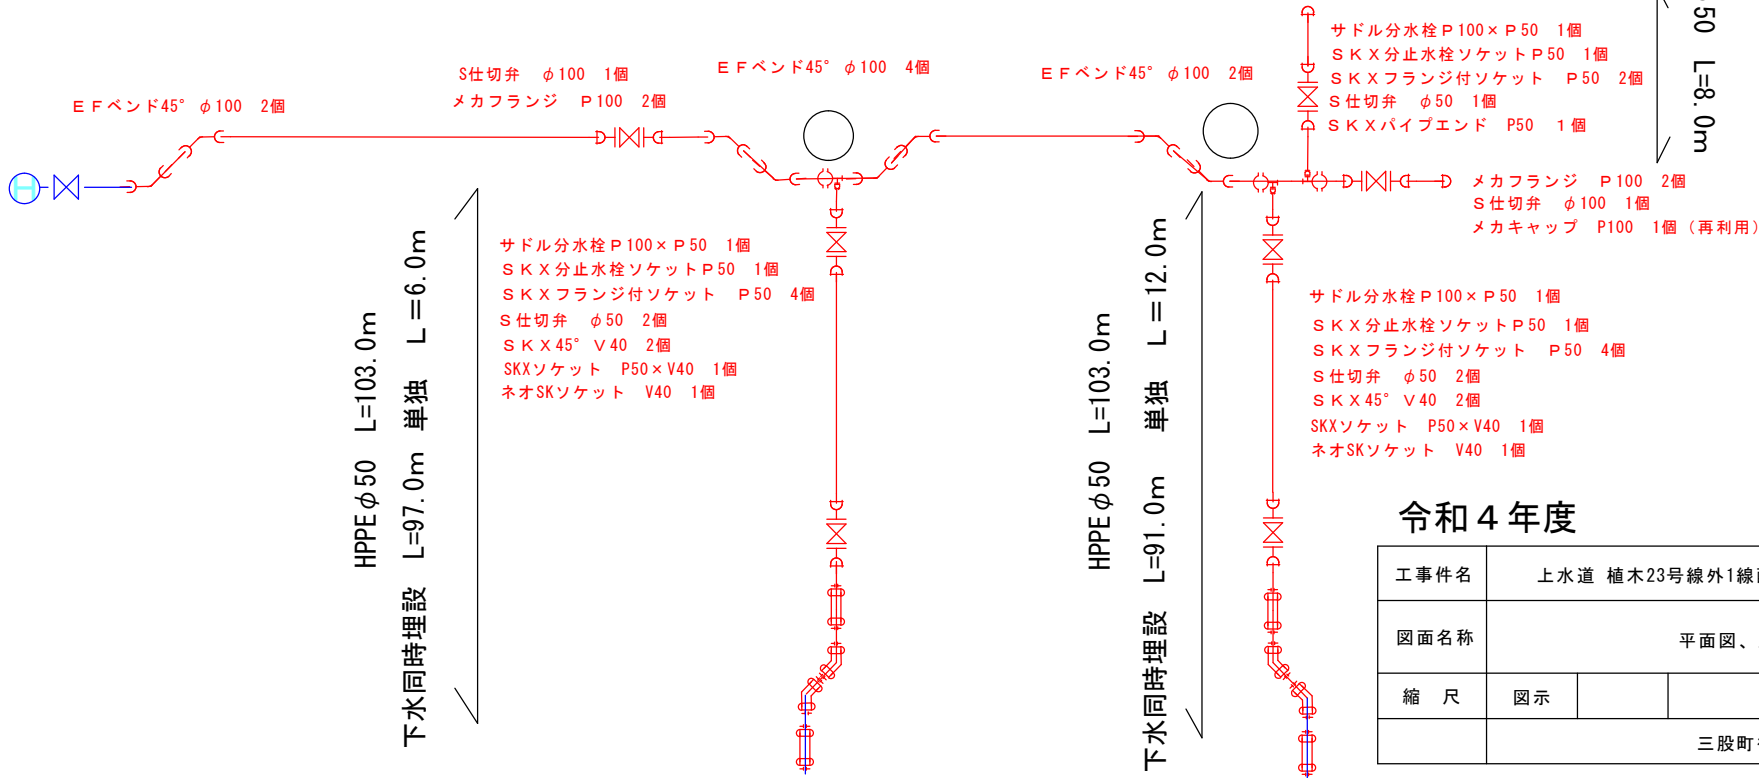

令和4年度

工事件名	上水道 植木23号線外1線配水管(φ100・φ50)布設替工事他			
図面名称	平面図、展開図、断面図			
縮尺	図示		設計者	村中
三股町役場 環境水道課				